


BLOQUE 1A - PLANTA BAJA
ESCALA 1:100

Cuadro de ventanas

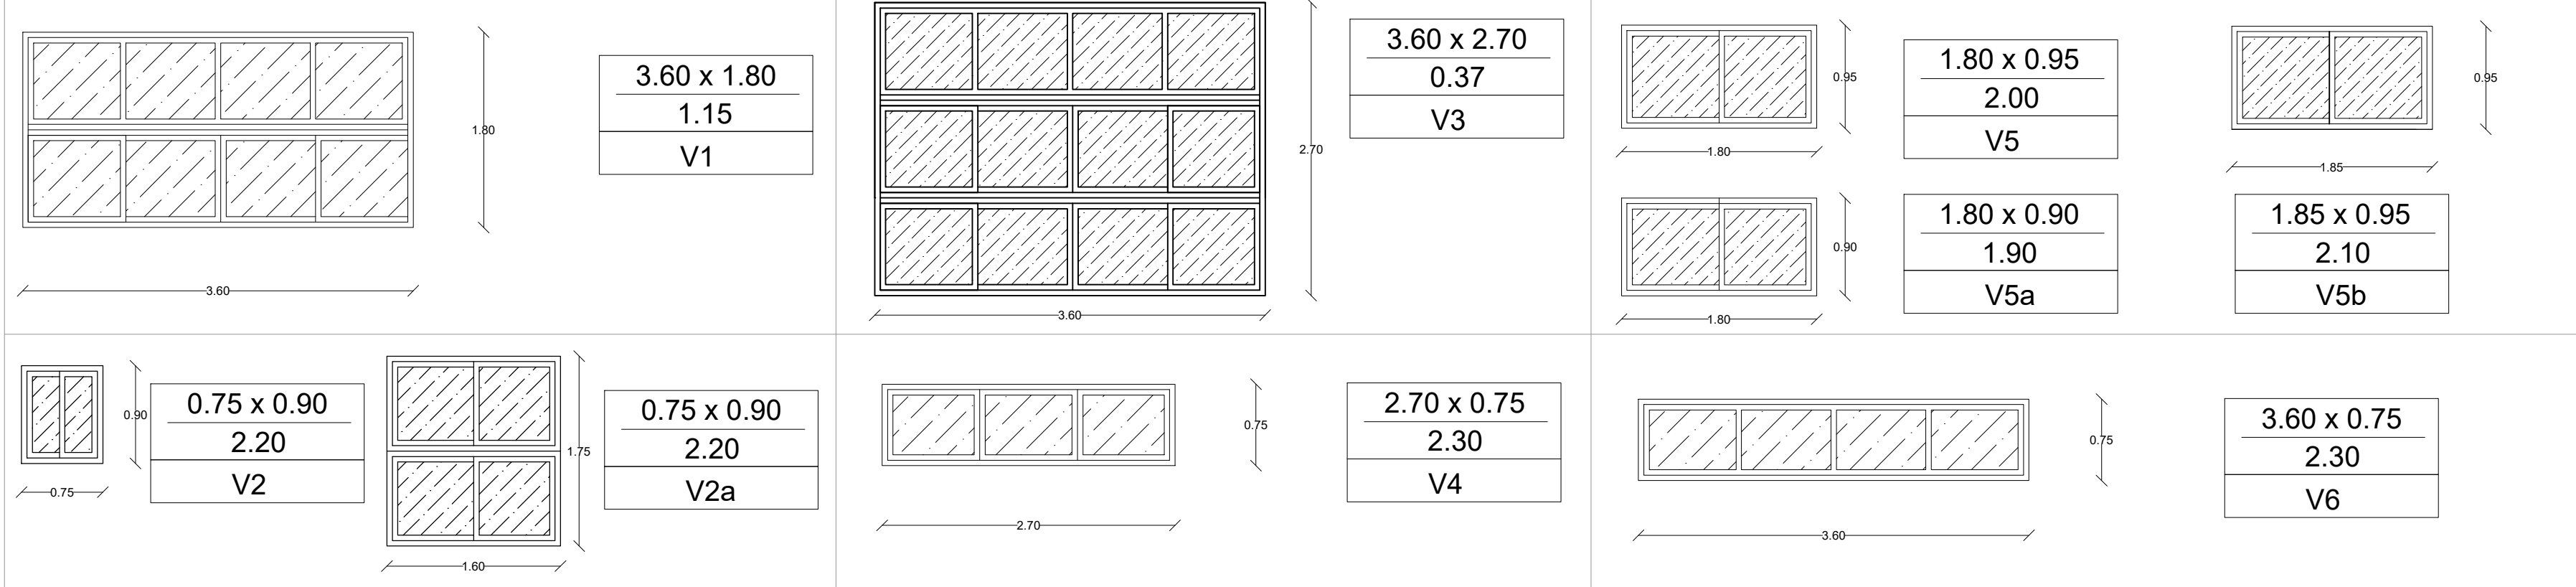


MINISTERIO DE
TRANSPORTE Y
OBRAS PÚBLICAS

MINISTERIO
DE EDUCACIÓN

Ing. Freddy Moreira Moreira
DIRECTOR DISTRITAL DE TRANSPORTE Y OBRAS PÚBLICAS DEL GUAYAS

ARQ. JUAN PABLO VILLAFUERTE
DIRECTOR DISTRITAL DE INFRAESTRUCTURA FÍSICA

ESQUEMA REFERENCIAL DE PROYECTO :

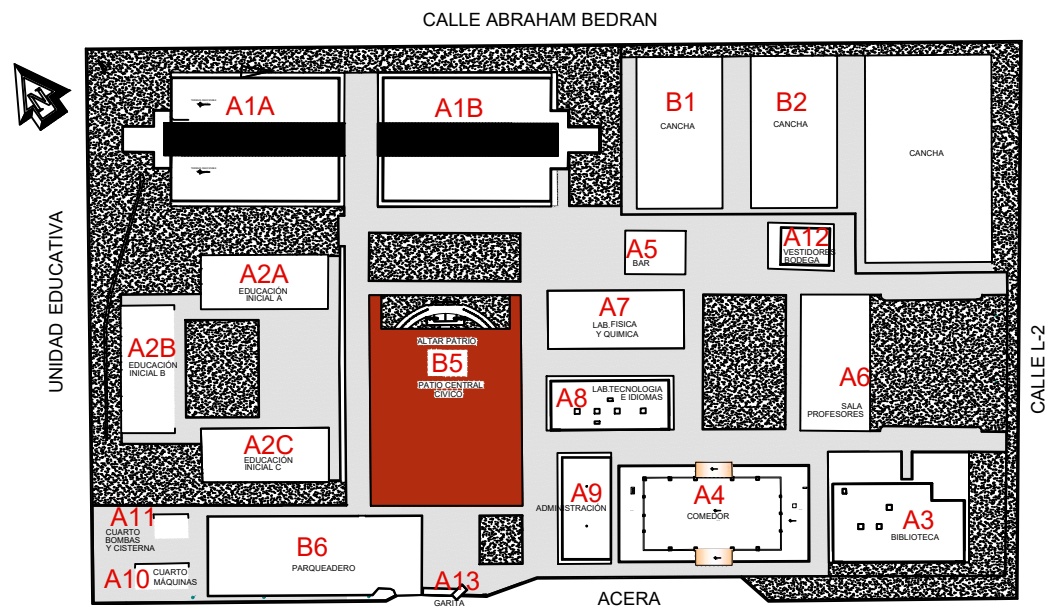

PROYECTO :
"UNIDAD EDUCATIVA ESTANDARIZADA DEL MILENIO NARANJITO"

UBICACIÓN :
GUAYAS PROVINCIA
NARANJITO PROVINCIA
NARANJITO CANTÓN

ESCALA :
INDICADAS

CONTIENE :
- ESTADO ACTUAL
- PLANTA BAJA

ESCALA :
1:100

FECHA :
NOVIEMBRE 2022

LAMINA :
A1 A - 001

DIBUJADO POR :

ARQ. KEYLA PACHECO TOVAR
DIBUJANTE DEL PROYECTO

ELABORADO POR :

ARQ. CHRISTIAN LÓPEZ ARMIJOS
ANALISTA TÉCNICO DEL PROYECTO

SELLOS MUNICIPALES :