


BLOQUE 1A - PLANTA ALTA
ESCALA 1:100

Cuadro de ventanas

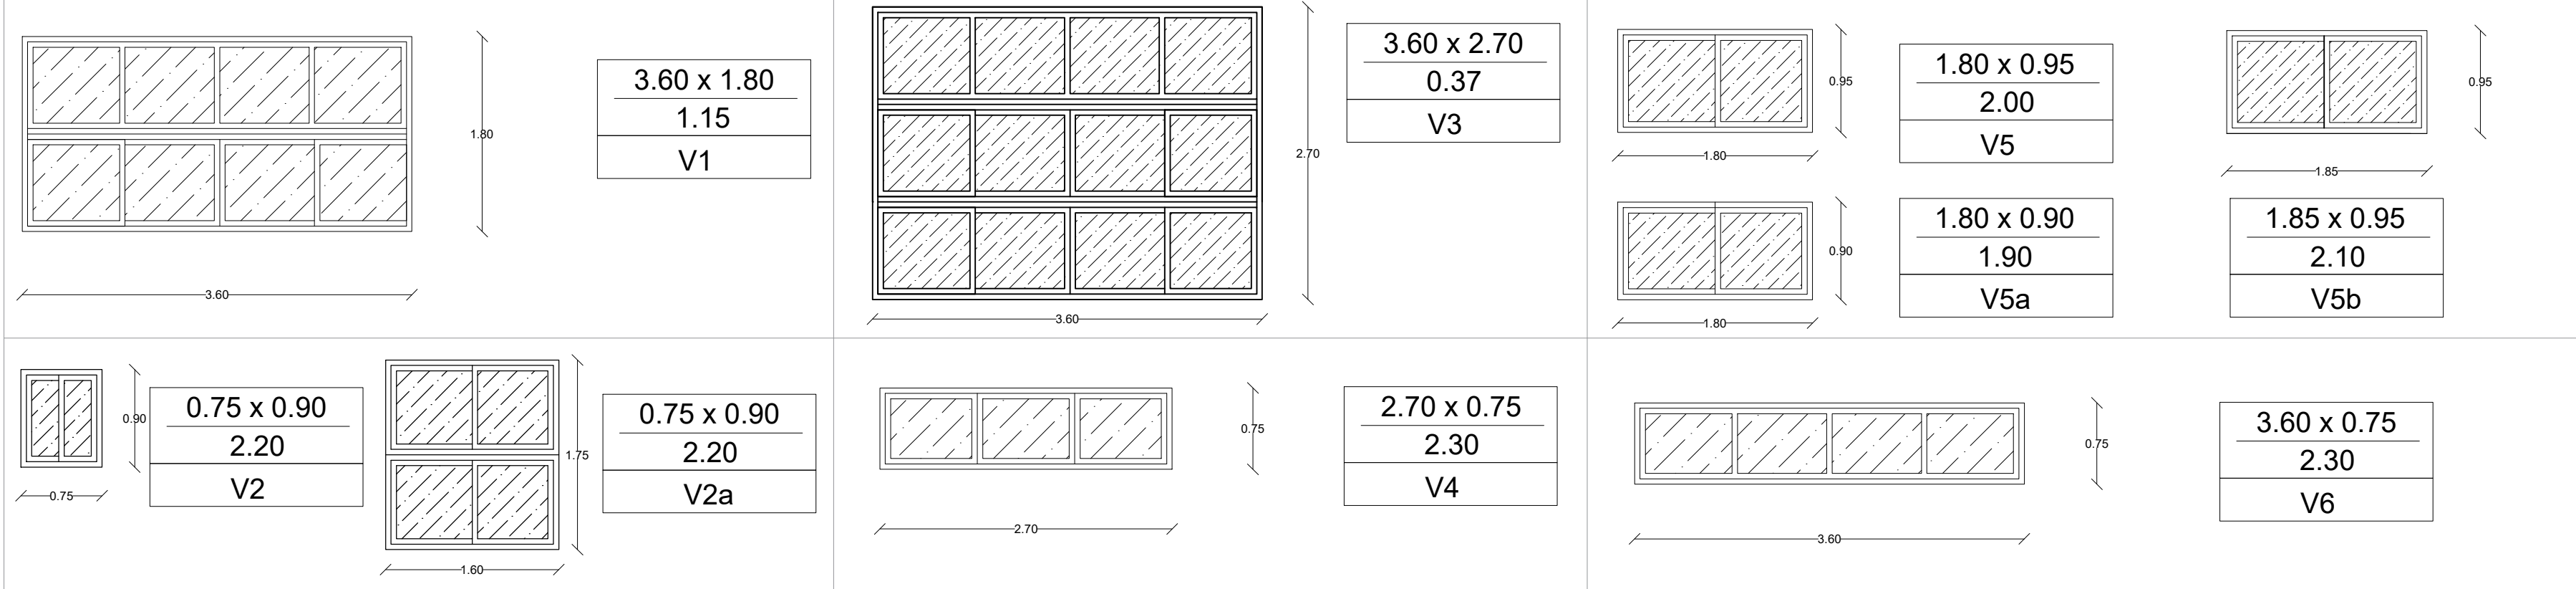


MINISTERIO DE
TRANSPORTE Y
OBRAS PÚBLICAS

MINISTERIO
DE EDUCACIÓN

Ing. Freddy Moreira Moreira
DIRECTOR DISTRITAL DE TRANSPORTE Y OBRAS PÚBLICAS DEL GUAYAS

ARQ. JUAN PABLO VILLAFUERTE
DIRECTOR DISTRITAL DE INFRAESTRUCTURA FÍSICA

ESQUEMA REFERENCIAL DE PROYECTO :

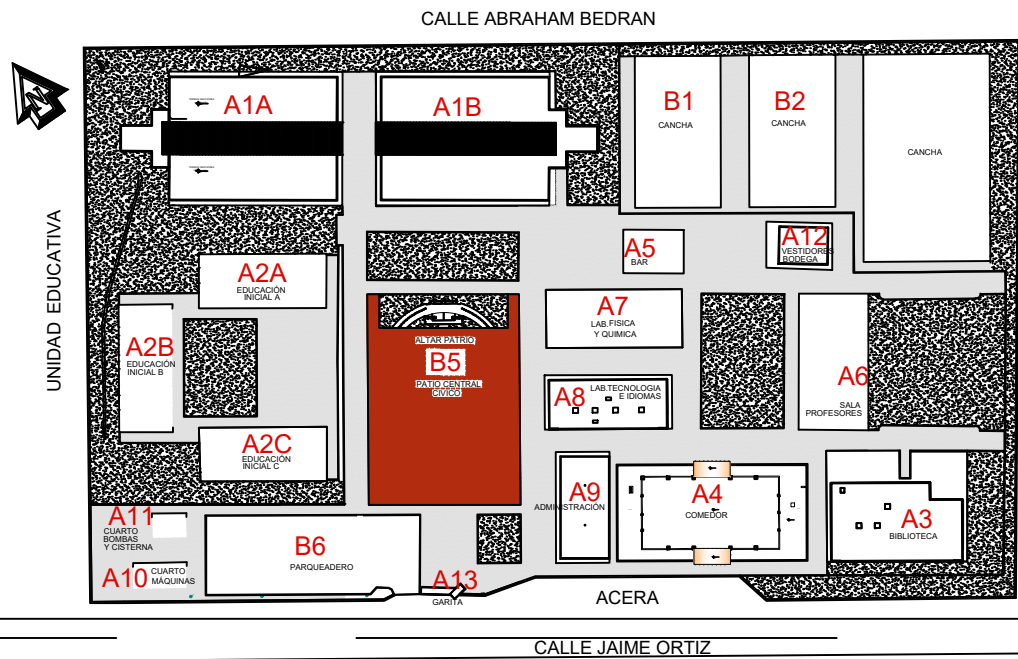

PROYECTO :

**"UNIDAD EDUCATIVA ESTANDARIZADA DEL MILENIO
NARANJITO"**

UBICACIÓN :

GUAYAS
PROVINCIA

NARANJITO
PROVINCIA

NARANJITO
CANTÓN

ESCALA :

INDICADAS

CONTIENE :

- PROPUESTA
- PLANTA ALTA

ESCALA :

1:100

FECHA :

NOVIEMBRE 2022

LAMINA :

A1 A - 007

DIBUJADO POR :

ARQ. KEYLA PACHECO TOVAR
DIBUJANTE DEL PROYECTO

ELABORADO POR :

ARQ. CHRISTIAN LÓPEZ ARMIJOS
ANALISTA TÉCNICO DEL PROYECTO

SELLOS MUNICIPALES :