


ING. FREDDY MOREIRA MOREIRA  
DIRECTOR DISTRITAL DE TRANSPORTE Y OBRAS PÚBLICAS DE PICHINCHA

ARQ. JUAN PABLO VILLAFUERTE  
DIRECTOR NACIONAL DE INFRAESTRUCTURA FÍSICA

UBICACIÓN DEL PROYECTO:

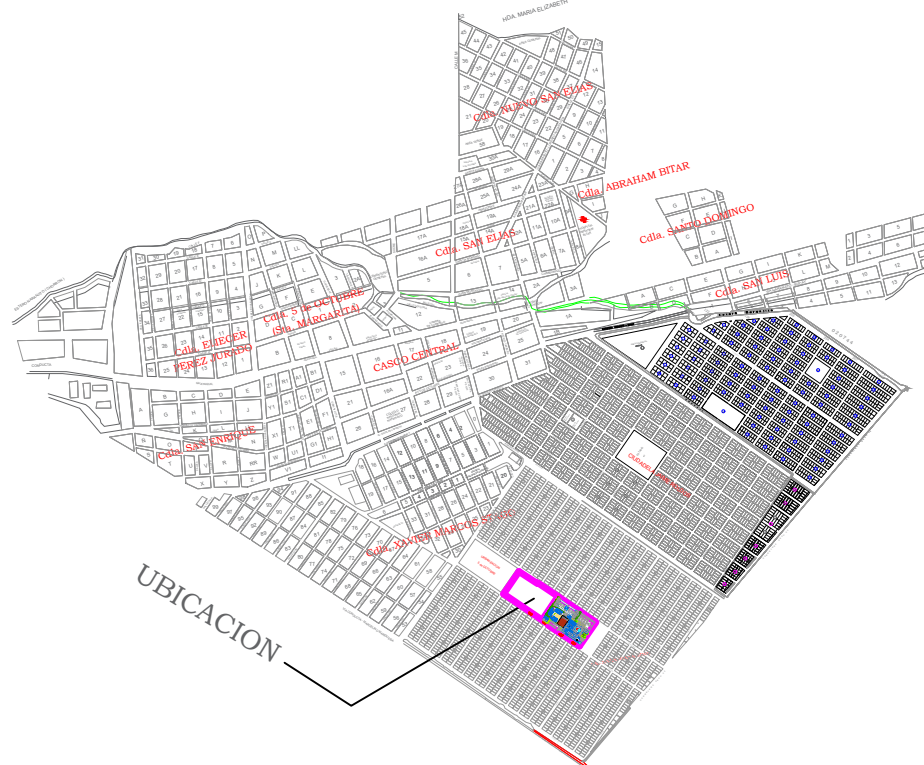

PROYECTO:

"UNIDAD EDUCATIVA ESTANDARIZADA DEL MILENIO"  
NARANJITO

UBICACIÓN:

GUAYAS  
PROVINCIA

NARANJITO  
CANTÓN

NARANJITO  
PARROQUIA

TIPOLOGÍA:

MAYOR

CONTIENE:

BLOQUE A 12 AULAS PB

ESCALA:

1:100

FECHA:

NOVIEMBRE 2022


LÁMINA N.º

ELE 40

REVISADO:

Trigo. ALEJANDRO SANCHEZ  
ANALISTA TÉCNICO ELECTRÓNICO



SELLOS MUNICIPALES:

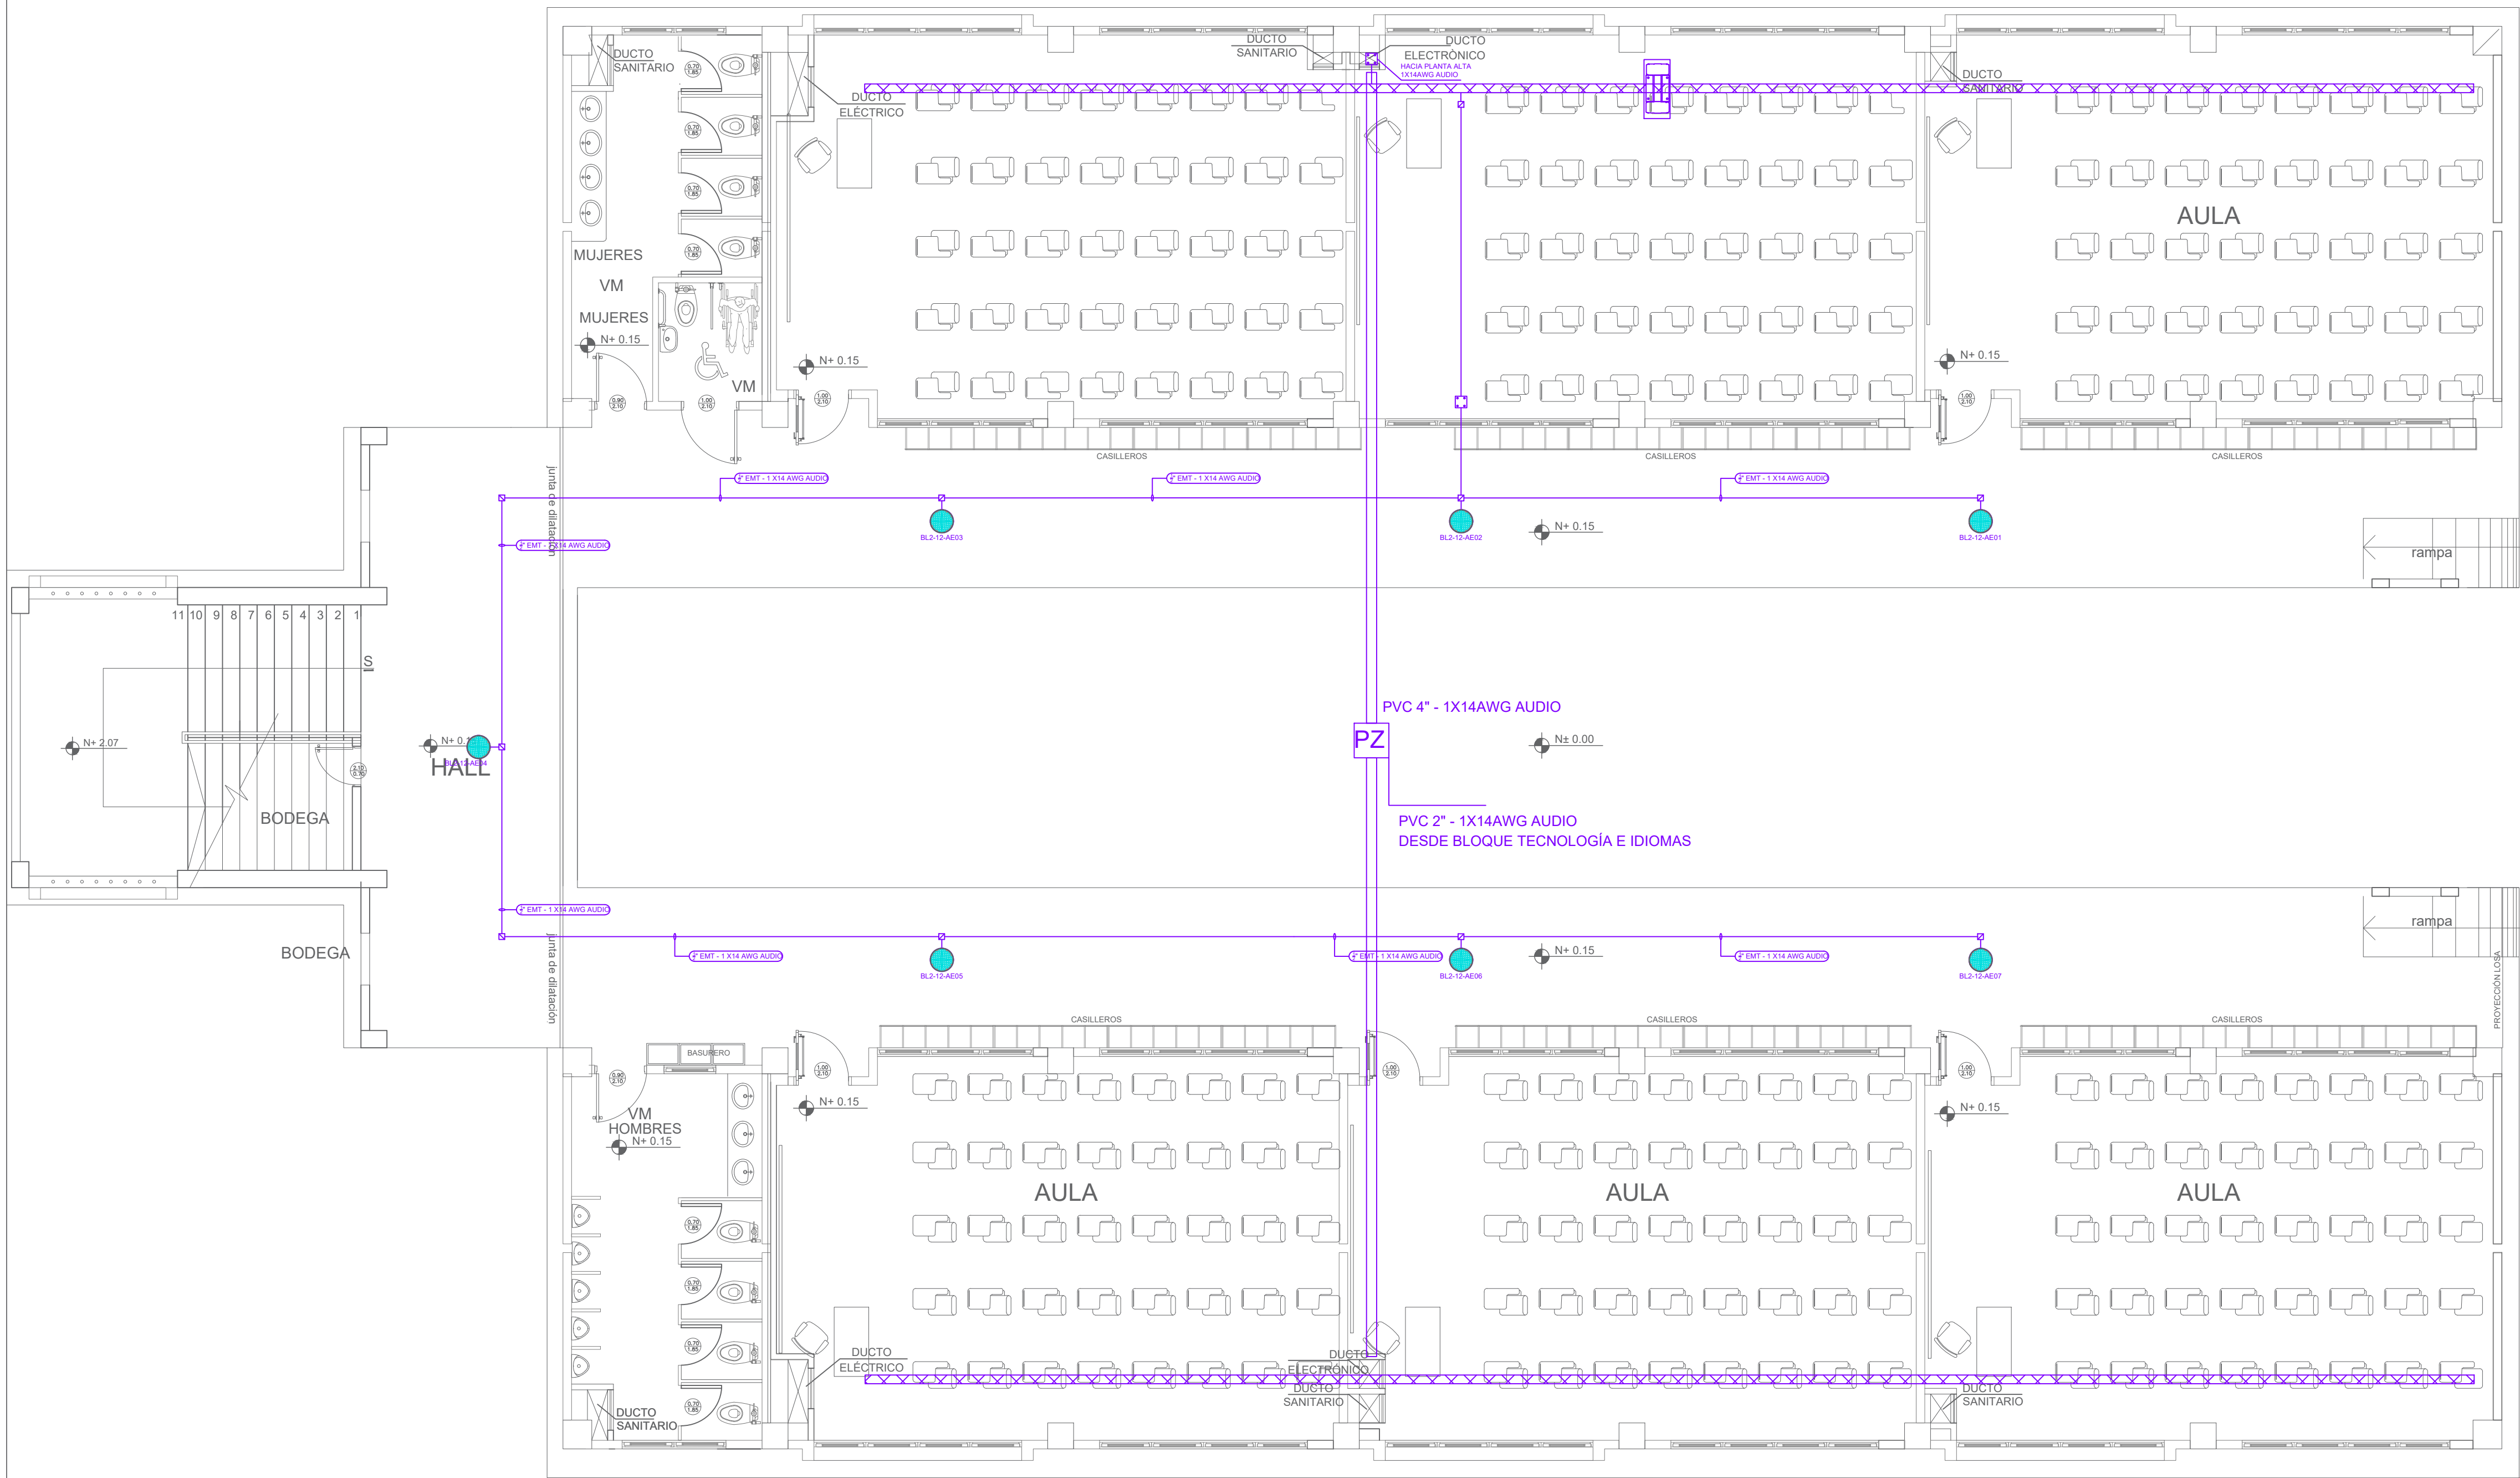

## PLANTA BAJA

ESCALA 1:100

### BLOQUE A 12 AULAS PB

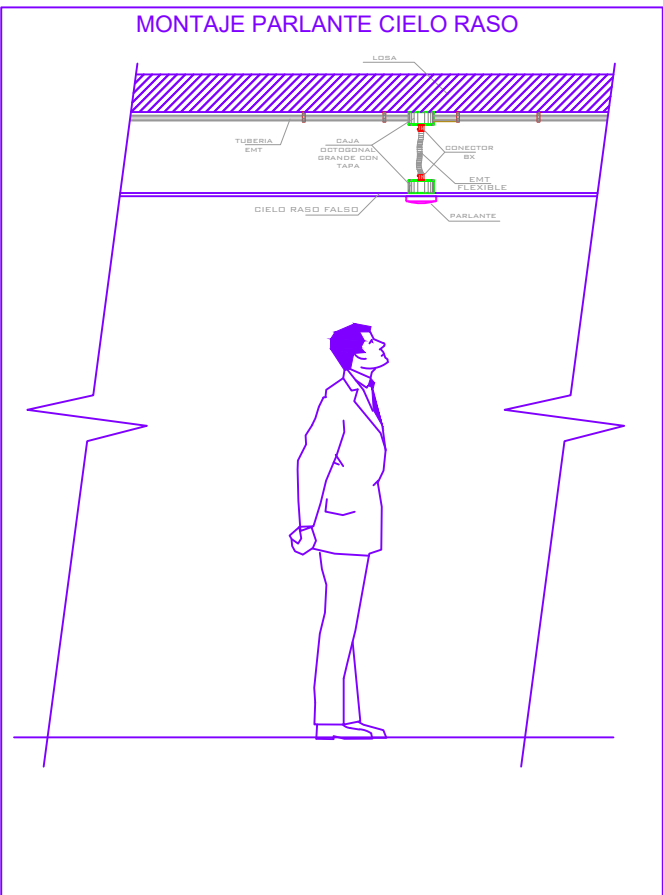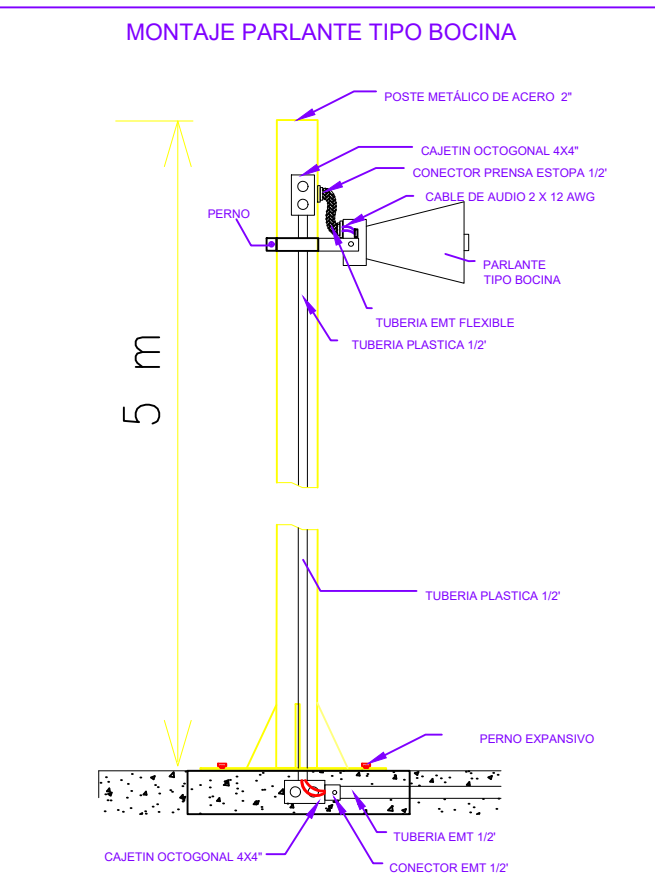

SIMBOLOGIA	
	PARLANTE PARA TECHO 8"89Wattos/100V/EMPOTRABLE (EXTERIOR)
	RACK DE COMUNICACIONES.
	AMPLIFICADOR 120 WATIOS
	AMPLIFICADOR 8 SALIDAS/100V/150W COMUNICACION COBRANET
	PARLANTE TIPO BOCINA PARA EXTERIOR 30Wattos/100V
	MICRÓFONO PARA MESA CONVENCIONAL
	POSTE METALICO PARA EXTERIORES 5m
	CAJA DE PASO
	CAJETIN OCTOGONAL 4"x4"
	Cable 2 X14 AWG AUDIO
	Tuberia 1/2" EMT
	Tuberia 3/4" EMT
	Tuberia 1/2" EMT FLEX