
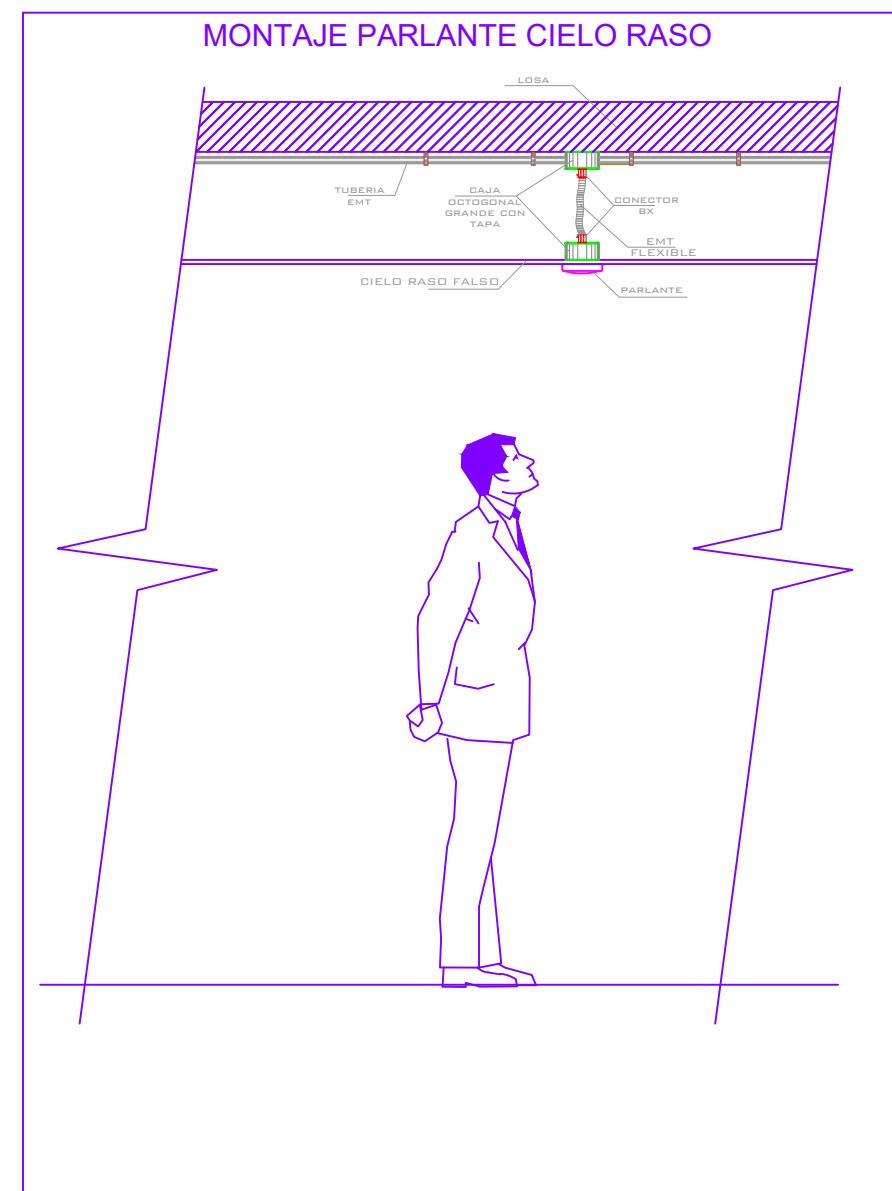


# LABORATORIO TECNOLOGÍA E IDIOMAS

## PLANTA BAJA

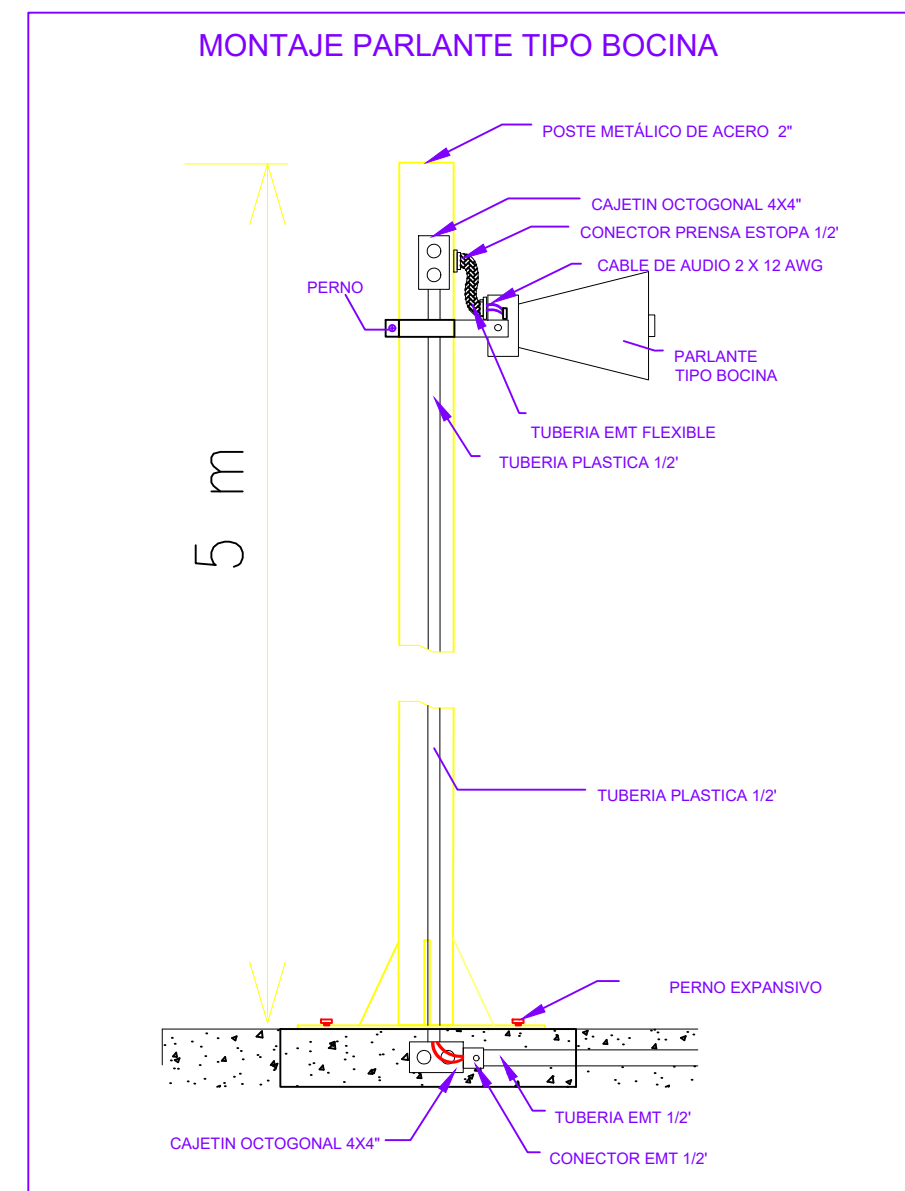


SIMBOLOGIA	
	PARLANTE PARA TECHO 8\"/>
	RACK DE COMUNICACIONES.
	AMPLIFICADOR 120 WATIOS
	AMPLIFICADOR 8 SALIDAS/100V/150W COMUNICACIÓN COBRANET
	PARLANTE TIPO BOCINA PARA EXTERIOR 30Wattios/100V
	MICRÓFONO PARA MESA CONVENCIONAL
	POSTE METALICO PARA EXTERIORES 5m
	CAJA DE PASO
	CAJETIN OCTOGONAL 4\"/>
	Cable 2 X14 AWG AUDIO
	Tubería 1/2\"/>
	Tubería 3/4\"/>
	Tubería 1/2\"/>

MINISTERIO DE  
TRANSPORTE Y  
OBRAS PÚBLICAS

MINISTERIO  
DE EDUCACIÓN

ING. FREDDY MOREIRA MOREIRA  
DIRECTOR DISTRITAL DE TRANSPORTE Y OBRAS PÚBLICAS DE PICHINCHA

ARQ. JUAN PABLO VILLAFUERTE  
DIRECTOR NACIONAL DE INFRAESTRUCTURA FÍSICA

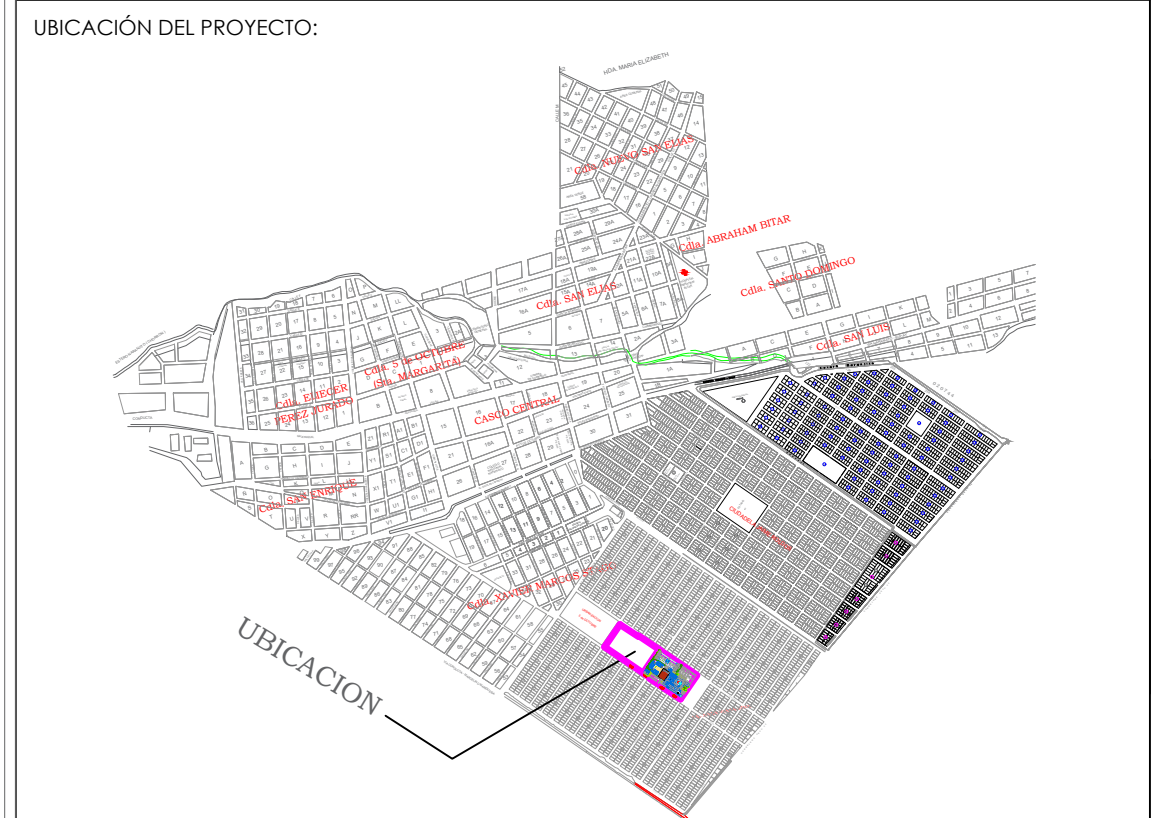

PROYECTO:  
"UNIDAD EDUCATIVA ESTANDARIZADA DEL MILENIO"  
NARANJITO

UBICACIÓN:

GUAYAS PROVINCIA

NARANJITO CANTÓN

NARANJITO PARROQUIA

TIPOLOGÍA:

MAYOR

CONTIENE:

LABORATORIO TECNOLOGÍA E IDIOMAS

ESCALA: 1:100

FECHA: NOVIEMBRE 2022

LÁMINA N.º ELE 46

REVISADO:

Trigo. ALEJANDRO SANCHEZ  
ANALISTA TÉCNICO ELECTRÓNICO

SELLOS MUNICIPALES: