


ESCALA 1:75

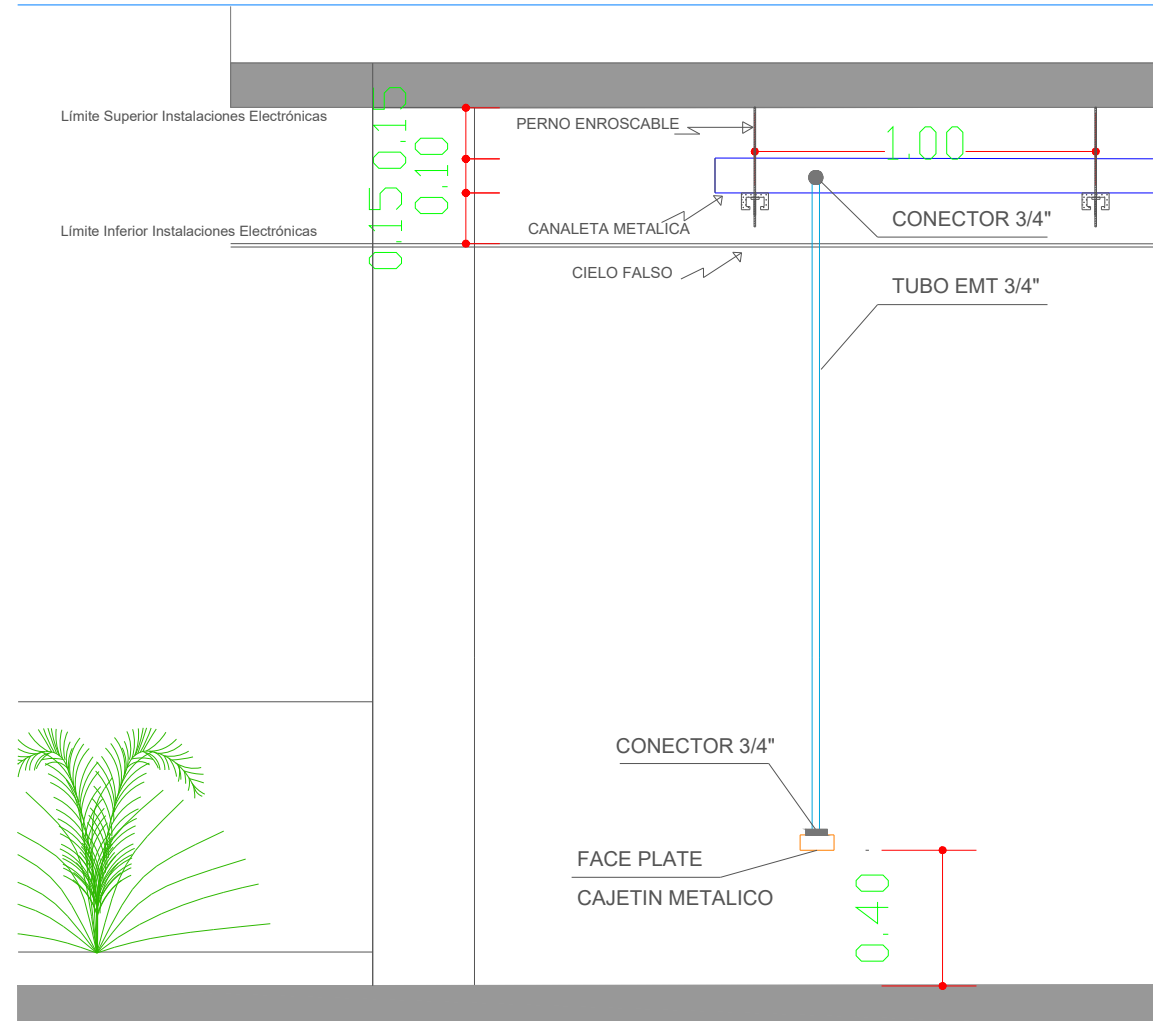

 
R-BIB-P01-01

- Posición en Patch Panel
- Nombre del Patch Panel
- Nombre del Rack



MINISTERIO
DE EDUCACIÓN

UBICACIÓN DEL PROYECTO



PROYECTO:

UBICACIÓN:

GUAYAS PROVINCIA	NARANJITO CANTÓN	NARANJITO PARROQUIA
---------------------	---------------------	------------------------

TIPOLOGÍA: MAYOR

CONTIENE:

BLOQUE SALA DE PROFESORES
PLANTA BAJA
CABLEADO ESTRUCTURADO

ESCALA:	FECHA:	LÁMINA N.º
1:100	NOVIEMBRE 2022	ELE-07

REVISADO:

Tnigo. ALEJANDRO SANCHEZ
ANALISTA TÉCNICO ELECTRÓNICO

SELLOS MUNICIPALES