


MINISTERIO DE
TRANSPORTE Y
OBRAS PÚBLICAS

MINISTERIO
DE EDUCACIÓN

ING. FREDDY MOREIRA MOREIRA
DIRECTOR DISTRITAL DE TRANSPORTE Y OBRAS PÚBLICAS DE PICHINCHA

ARQ. JUAN PABLO VILLAFUERTE
DIRECTOR NACIONAL DE INFRAESTRUCTURA FÍSICA

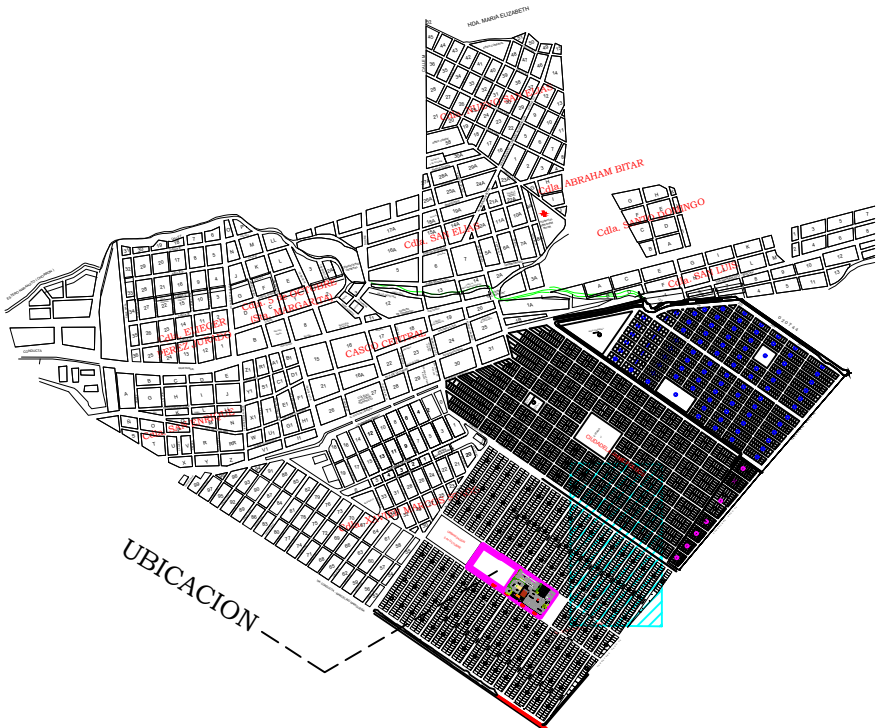

PROYECTO:

"UNIDAD EDUCATIVA ESTANDARIZADA DEL MILENIO "
NARANJITO

UBICACIÓN:

GUAYAS PROVINCIA	NARANJITO CANTÓN	NARANJITO PARROQUIA
---------------------	---------------------	------------------------

TIPOLOGÍA: MAYOR

CONTIENE:

COMEDOR - SALON DE USO MULTIPLE
PLANTA BAJA
SISTEMA DE DETECCION DE INCENDIOS

ESCALA: 1:100	FECHA: NOVIEMBRE 2022	LÁMINA N.º ELE-24
----------------------	------------------------------	--------------------------

REVISADO:

Trigo. ALEJANDRO SANCHEZ
ANALISTA TÉCNICO ELECTRÓNICO

SELLOS MUNICIPALES