


BLOQUE DE ADMINISTRACIÓN

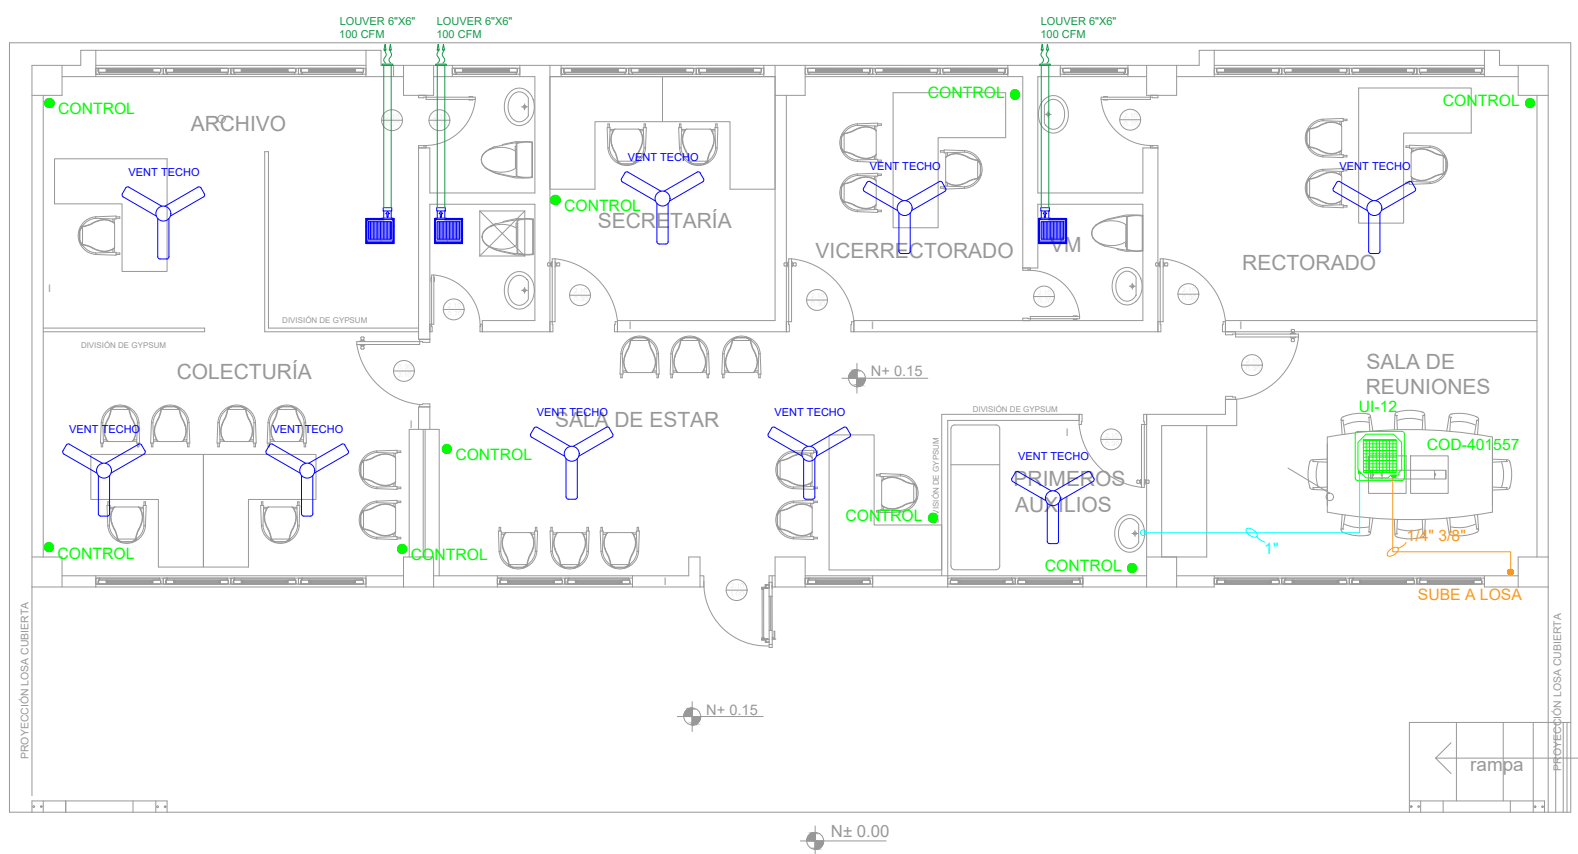

PLANTA BAJA

ESCALA 1:100


PLANTA BAJA - TERRAZA



PLANTA DE CUBIERTA

ESCALA 1:100


BLOQUE SALA DE PROFESORES

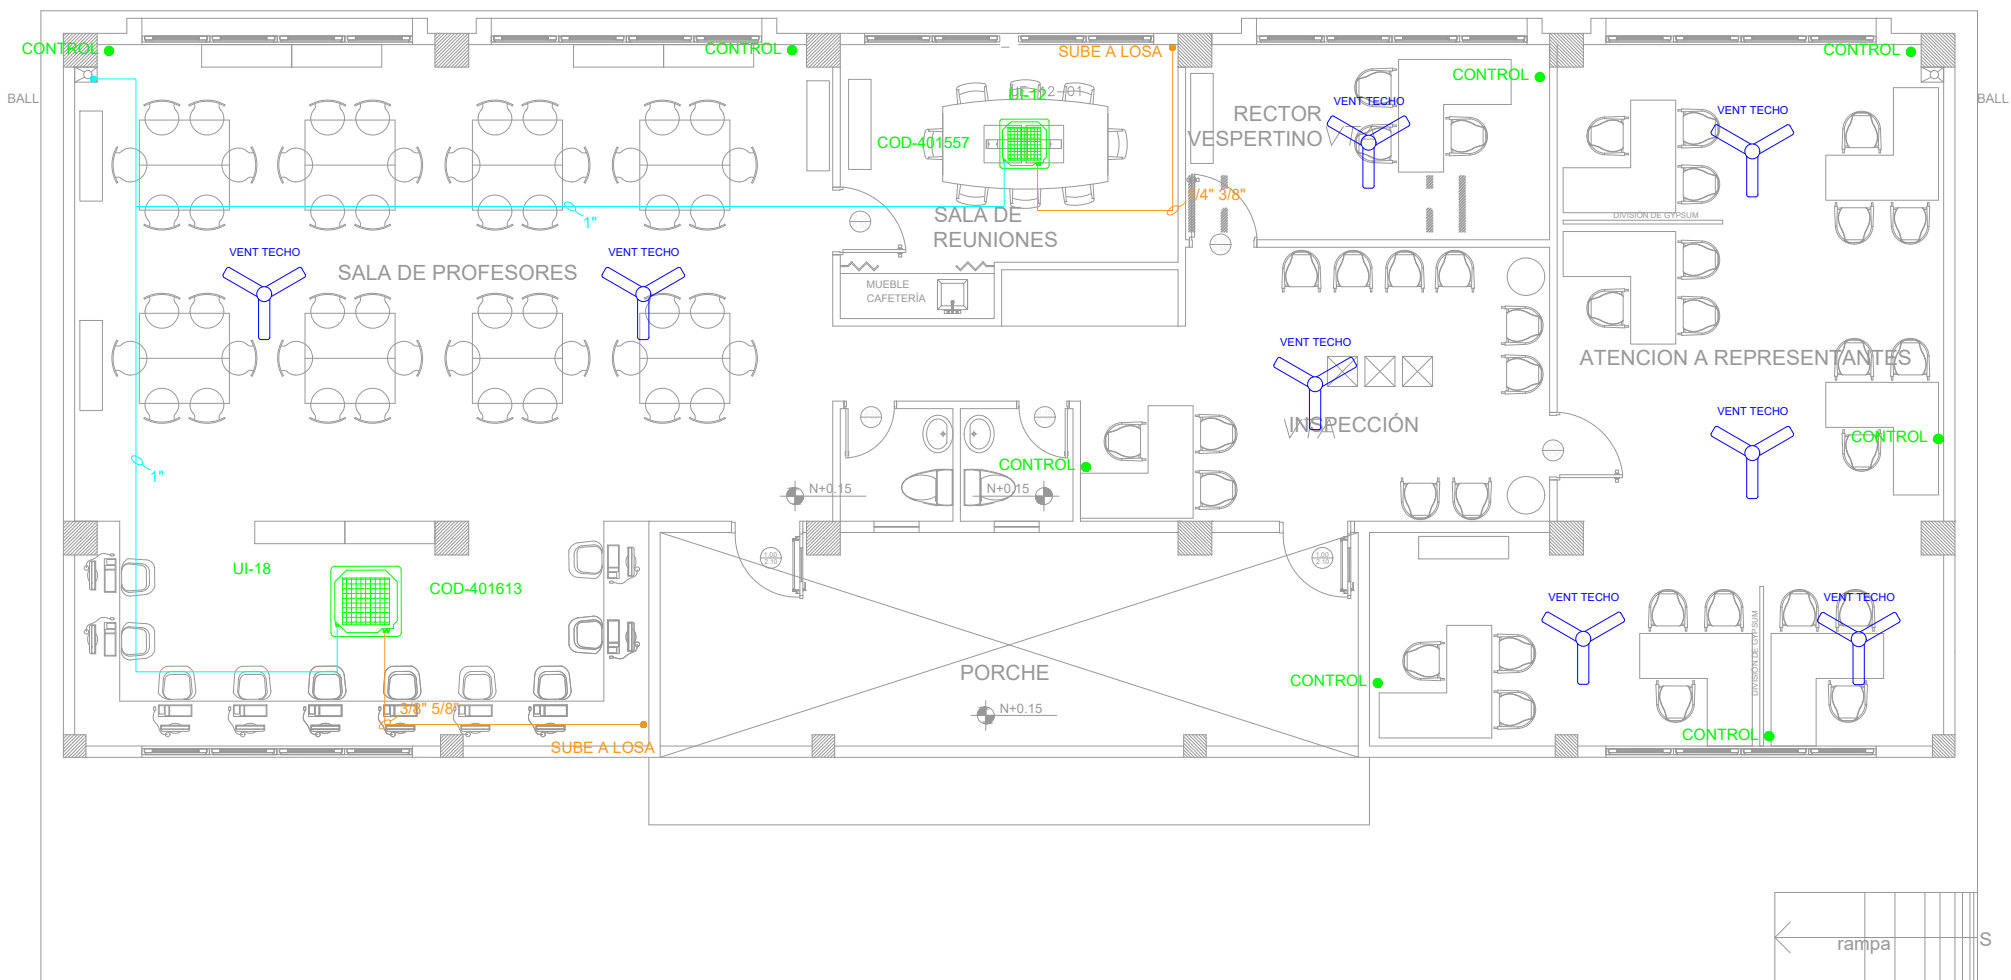

PLANTA BAJA

ESCALA 1:100

PLANTA BAJA - TERRAZA

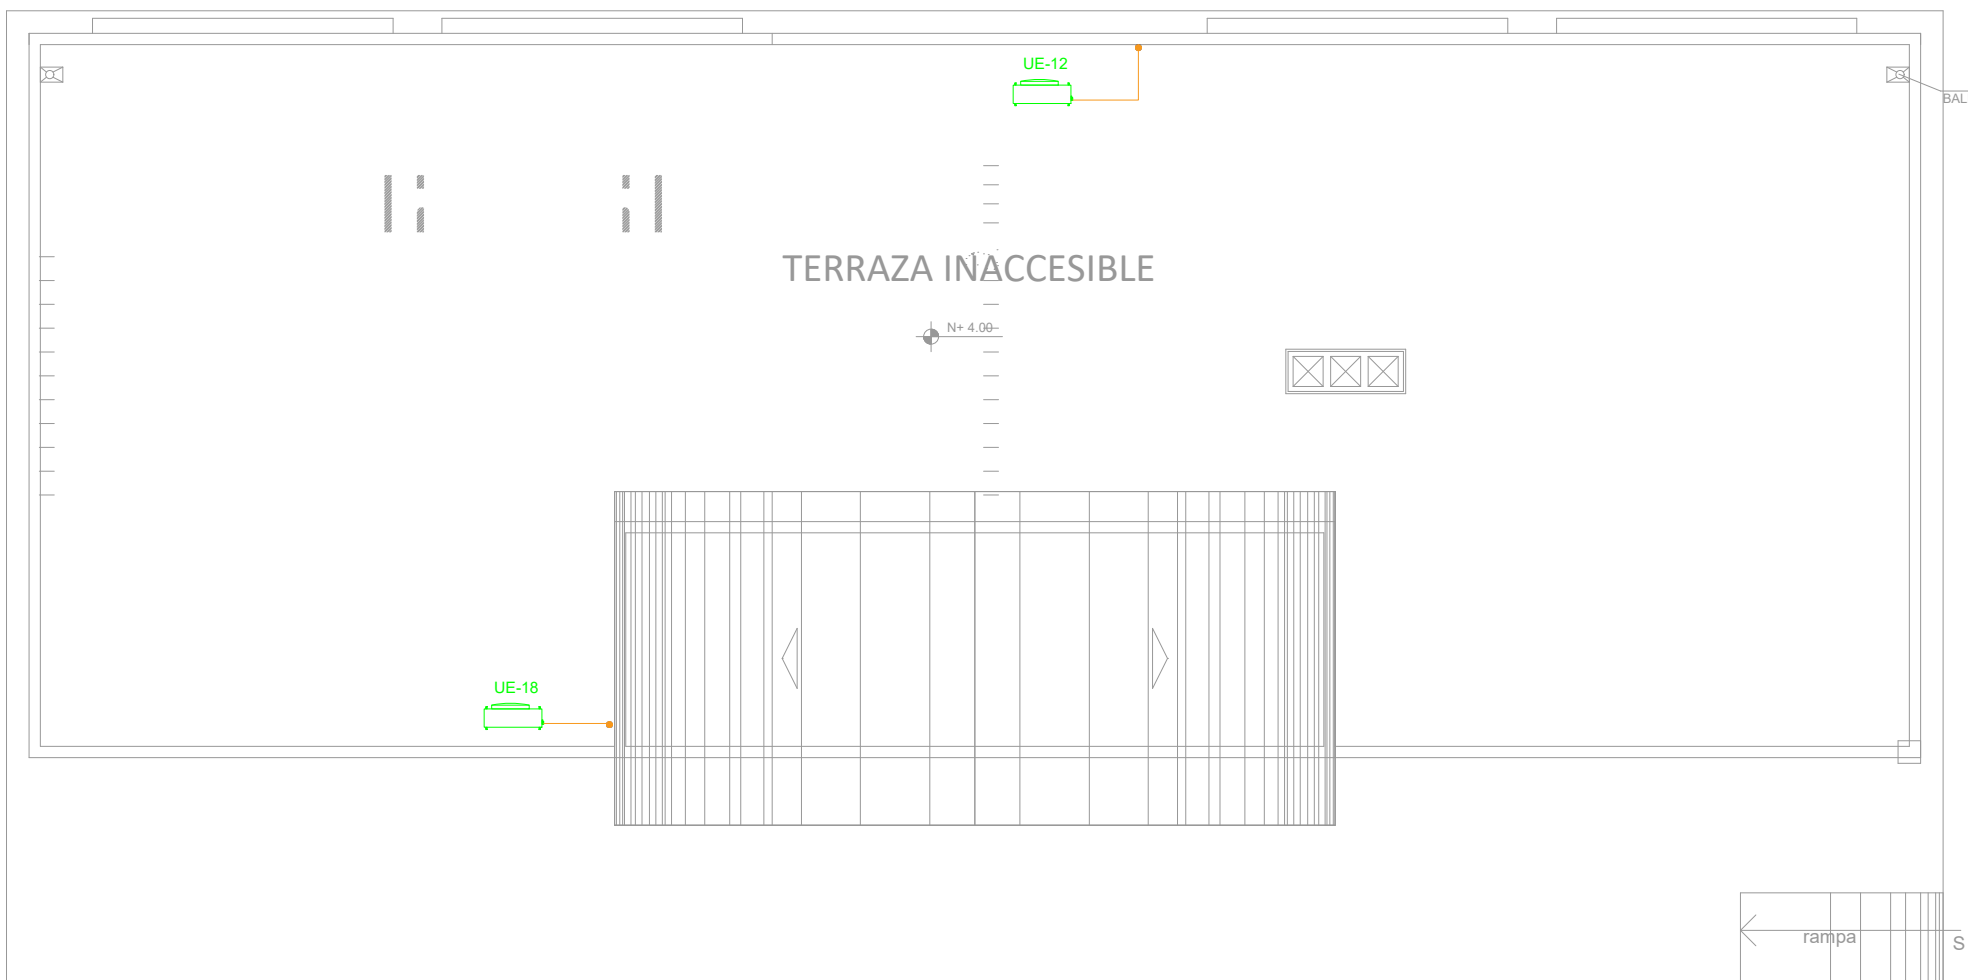

PLANTA CUBIERTA

ESCALA 1:100

SIMBOLOGIA

	Unidad evaporadora tipo cassette
	Unidad condensadora
	Ventilador de techo
	Tuberia de cobre
	Extractor de baño
	Tuberia de PVC


MINISTERIO DE
TRANSPORTE Y
OBRAS PÚBLICAS

MINISTERIO
DE EDUCACIÓN

ING. FREDDY MOREIRA MOREIRA
DIRECTOR DISTRITAL DE TRANSPORTE Y OBRAS PÚBLICAS DEL GUAYAS

ARQ. JUAN PABLO VILLAFUERTE
DIRECTOR NACIONAL DE INFRAESTRUCTURA FÍSICA

UBICACIÓN DEL PROYECTO:

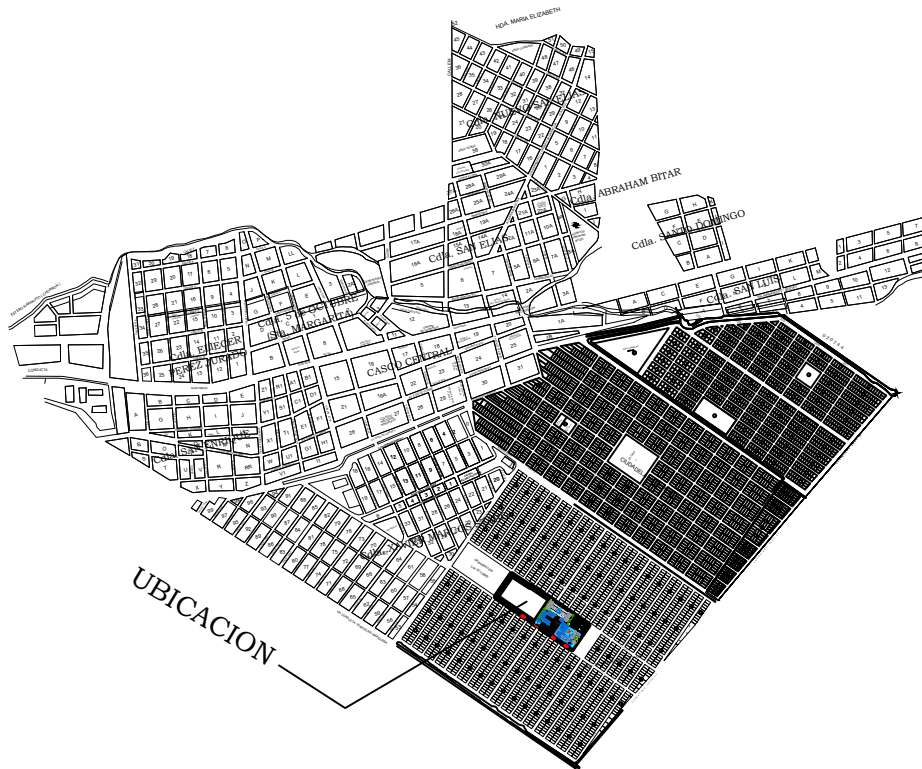

PROYECTO:

"UNIDAD EDUCATIVA ESTANDARIZADA DEL MILENIO " NARANJITO

UBICACIÓN:

GUAYAS
PROVINCIA

NARANJITO
CANTÓN

NARANJITO
PARROQUIA

TIPOLOGÍA:

MAYOR

CONTIENE:

BLOQUE DE ADMINISTRACIÓN
BLOQUE SALA DE PROFESORES
VENTILACIÓN Y AIRE ACONDICIONADO

ESCALA:

INDICADAS

FECHA:

DICIEMBRE 2022

LÁMINA N.º

MC-07

ELABORADO POR:

ING. TELMO RODRÍGUEZ

SELLOS MUNICIPALES: