


COMEDOR - SALON DE USO MULTIPLE

PLANTA BAJA - TERRAZA

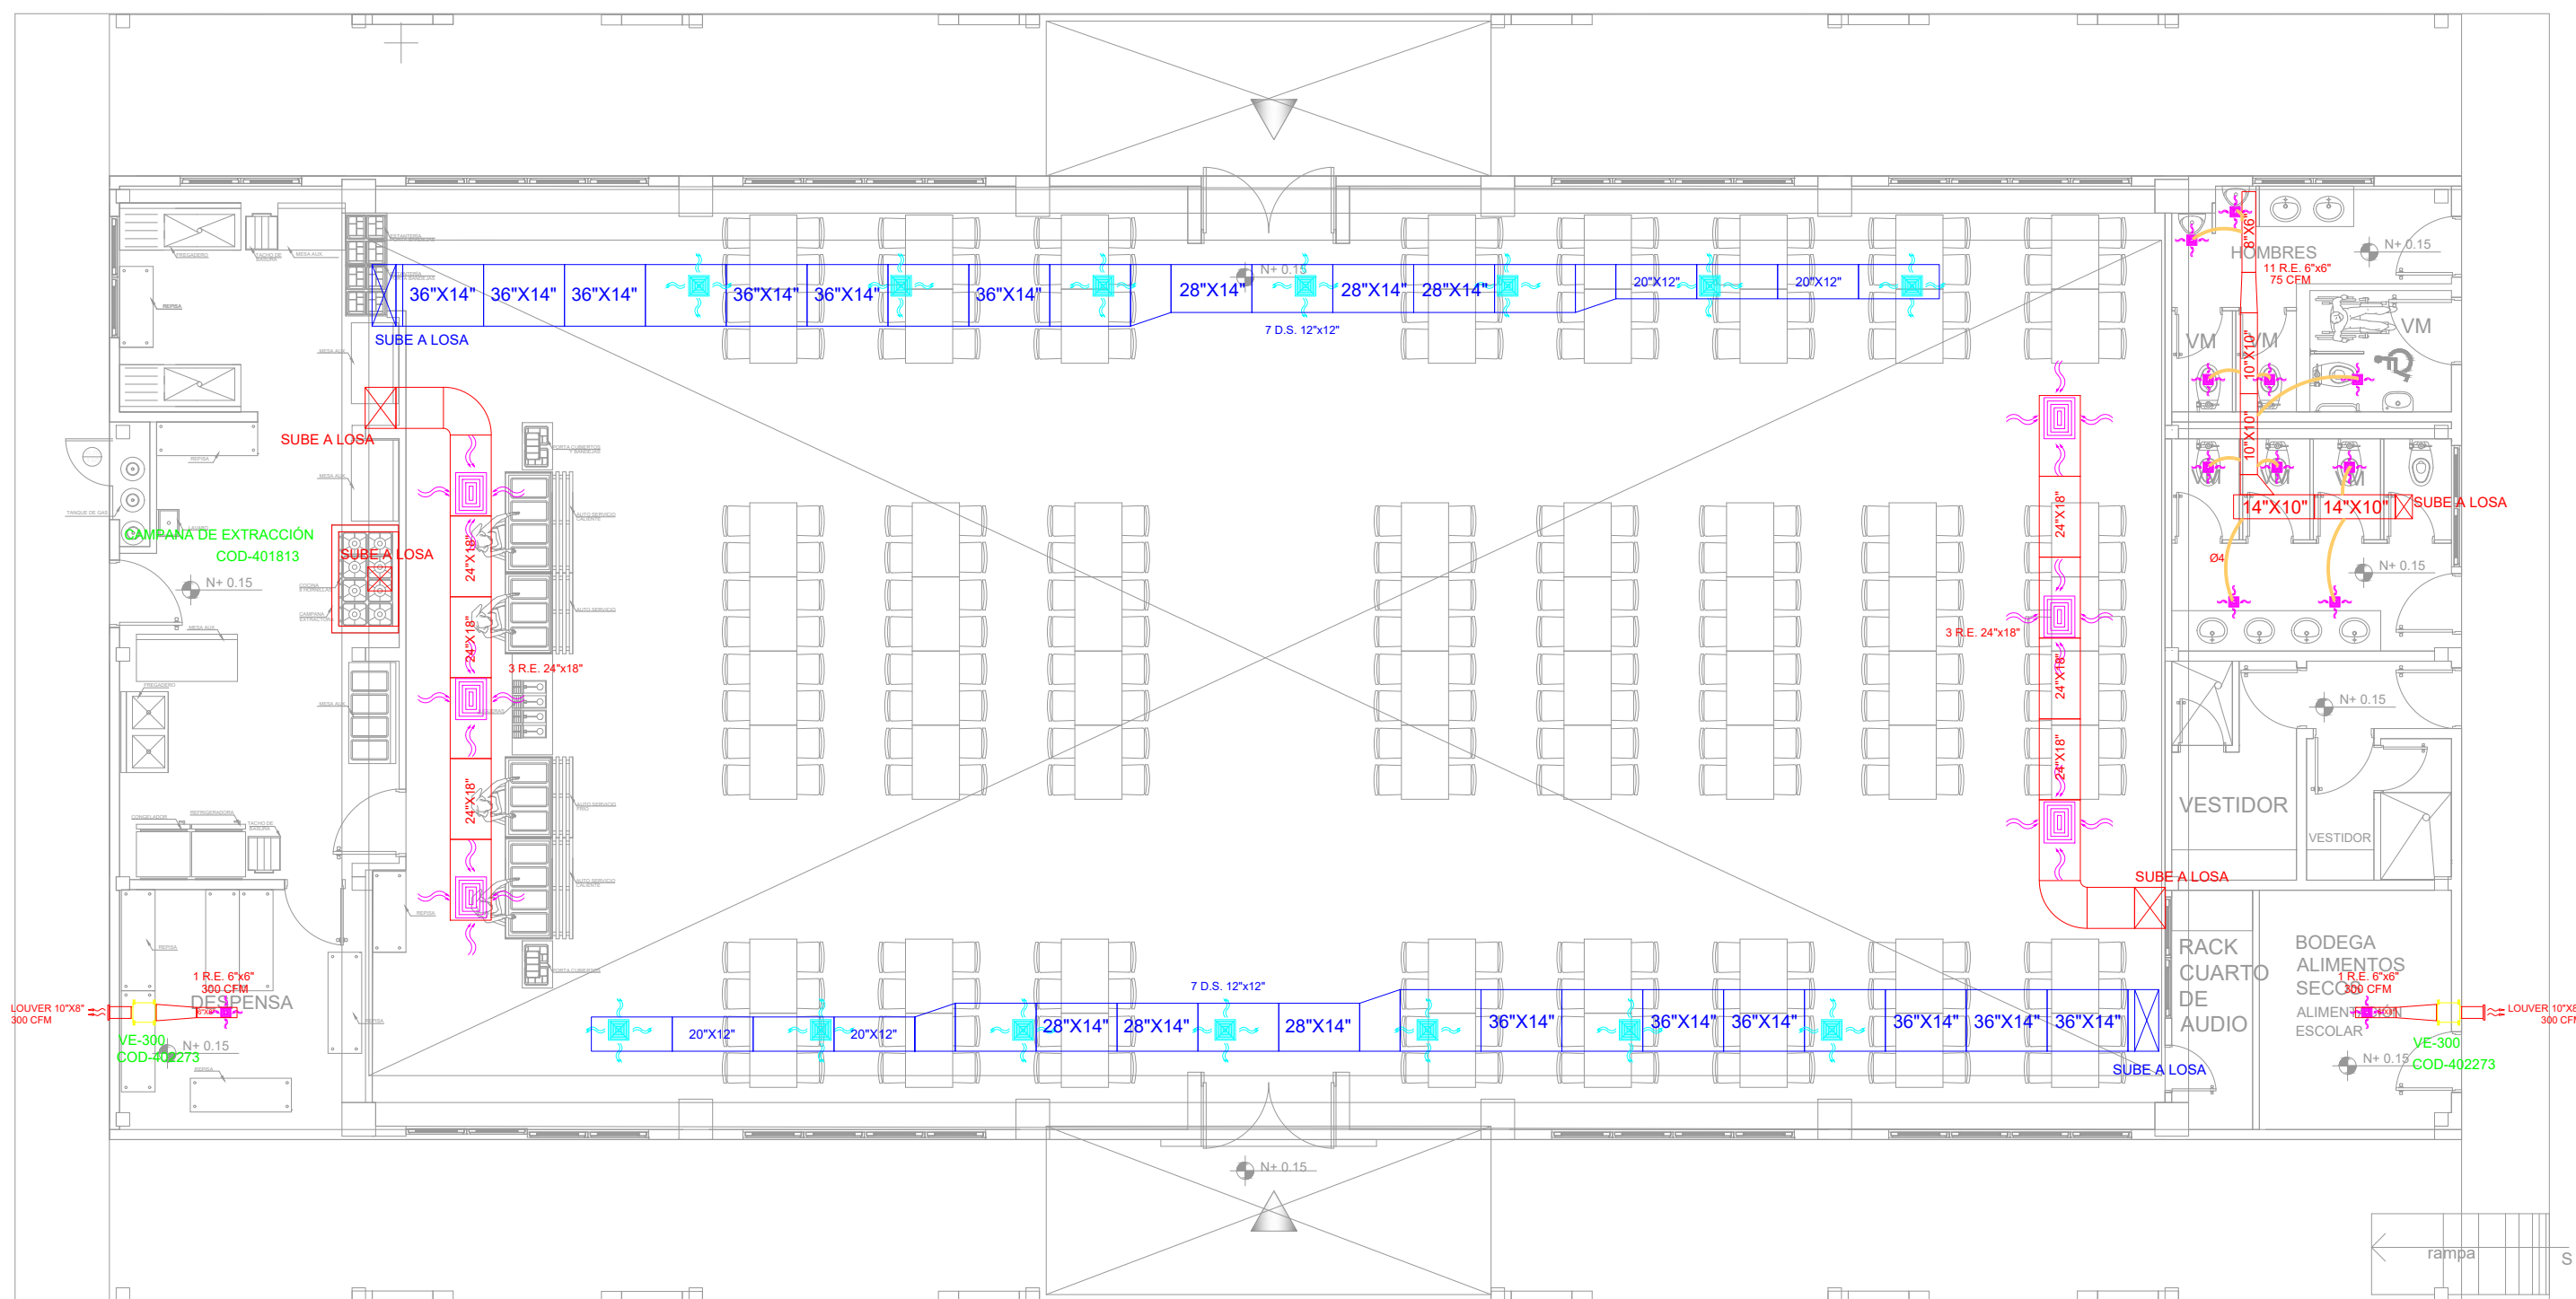

PLANTA BAJA

ESCALA 1:100



PLANTA DE CUBIERTA

ESCALA 1:100

SIMBOLOGIA


	Ventilador de extracción
	Rejilla de extracción
	Difusor
	Ducto de extracción
	Ducto de suministro
	Ventilador tipo hongo
	Unidad tipo paquete

MINISTERIO DE
TRANSPORTE Y
OBRAS PÚBLICAS

MINISTERIO
DE EDUCACIÓN

ING. FREDDY MOREIRA MOREIRA
DIRECTOR DISTRITAL DE TRANSPORTE Y OBRAS PÚBLICAS DEL GUAYAS

ARQ. JUAN PABLO VILLAFUERTE
DIRECTOR NACIONAL DE INFRAESTRUCTURA FÍSICA

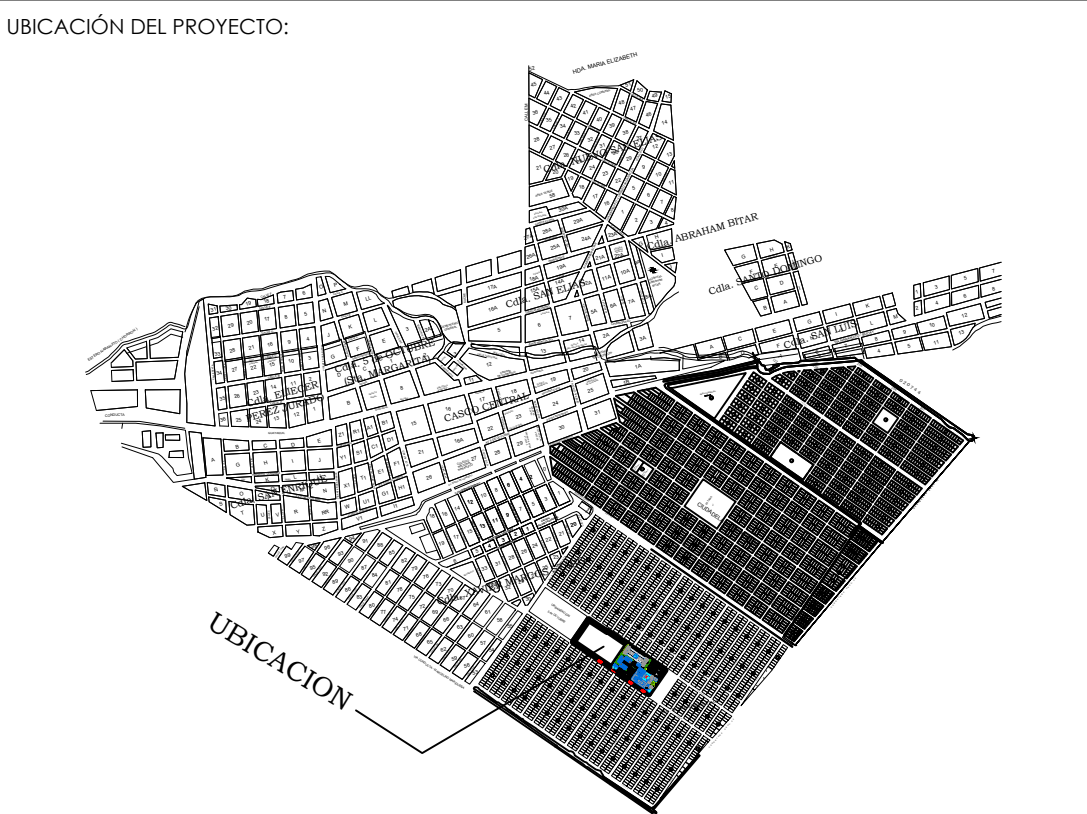

PROYECTO:
"UNIDAD EDUCATIVA ESTANDARIZADA DEL MILENIO " NARANJITO

UBICACIÓN:
GUAYAS PROVINCIA
NARANJITO CANTÓN
NARANJITO PARROQUIA

TIPOLOGÍA:
MAYOR

CONTIENE:
COMEDOR - SALÓN DE USO MULTIPLE
SISTEMA DE AIRE ACONDICIONADO

ESCALA:
INDICADAS

FECHA:
DICIEMBRE 2022

LÁMINA N.º
MC-09

ELABORADO POR:
ING. TELMO RODRÍGUEZ

SELLOS MUNICIPALES: