


MINISTERIO DE
TRANSPORTE Y
OBRAS PÚBLICAS

MINISTERIO
DE EDUCACIÓN

ING. FREDDY MOREIRA MOREIRA
DIRECTOR DISTRITAL DE TRANSPORTE Y OBRAS PÚBLICAS DEL GUAYAS

ARQ. JUAN PABLO VILLAFUERTE
DIRECTOR NACIONAL DE INFRAESTRUCTURA FÍSICA

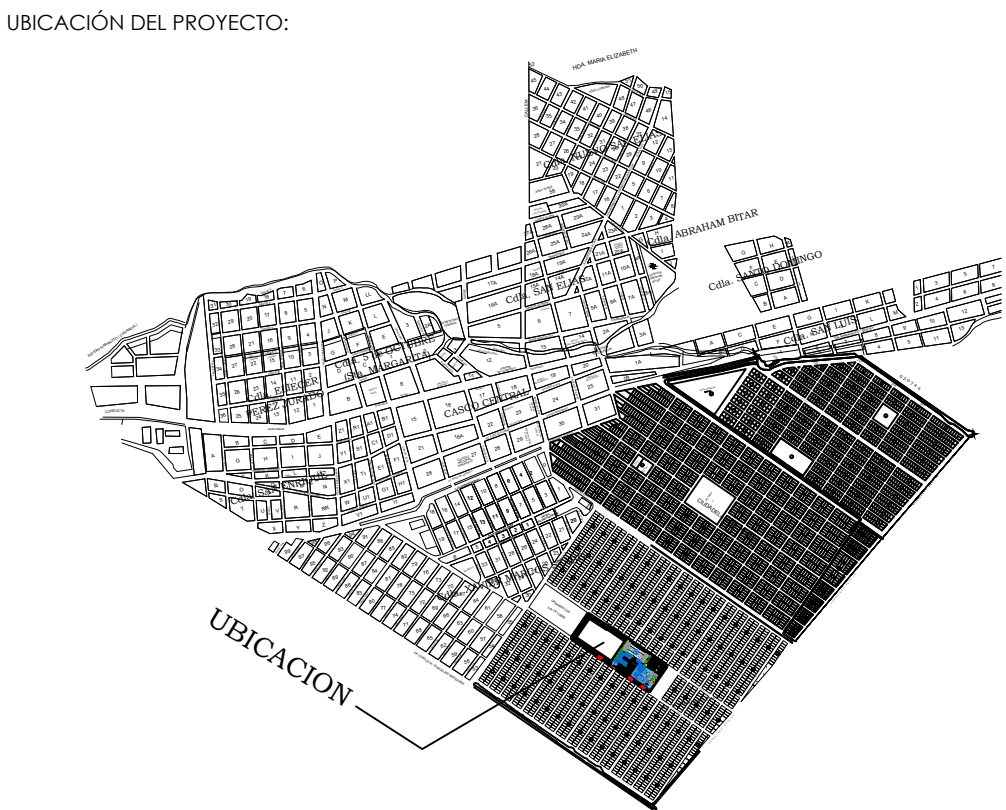

PROYECTO:

"UNIDAD EDUCATIVA ESTANDARIZADA DEL MILENIO " NARANJITO

UBICACIÓN:

GUAYAS PROVINCIA	NARANJITO CANTÓN	NARANJITO PARROQUIA
---------------------	---------------------	------------------------

TIPOLOGÍA:

MAYOR

CONTIENE:

BLOQUE BAR - BLOQUE DE VESTIDORES
VENTILACIÓN MECÁNICA


ESCALA:	FECHA:	LÁMINA N.º
INDICADAS	DICIEMBRE 2022	MC-11

ELABORADO POR:

ING. TELMO RODRÍGUEZ

SELLOS MUNICIPALES:


BLOQUE BAR

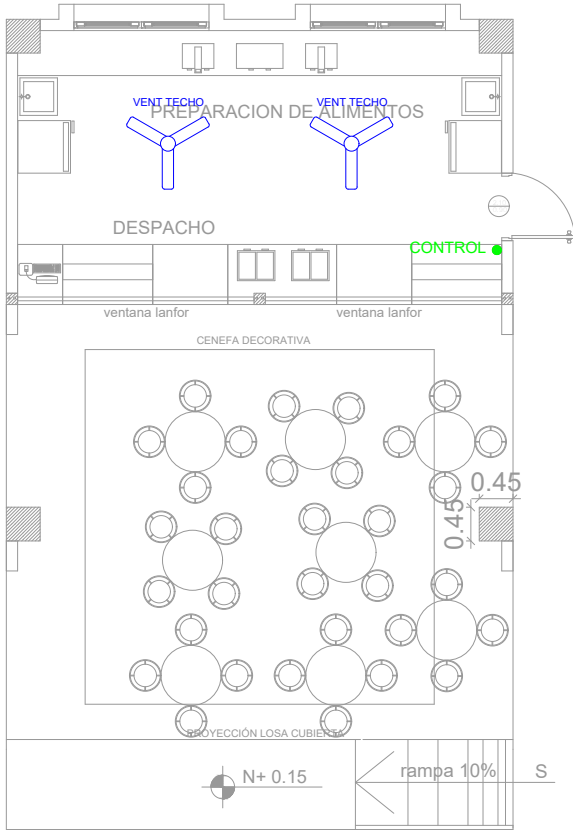

PLANTA BAJA

ESCALA 1:100

BLOQUE VESTIDORES

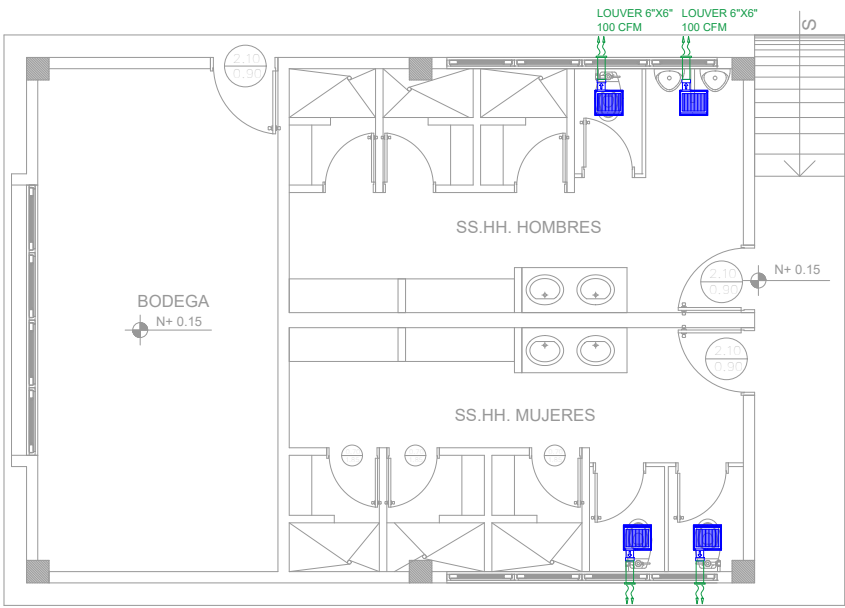

PLANTA BAJA

ESCALA 1:100